




Pianta copertura AMBITO A2\_ scala 1:200

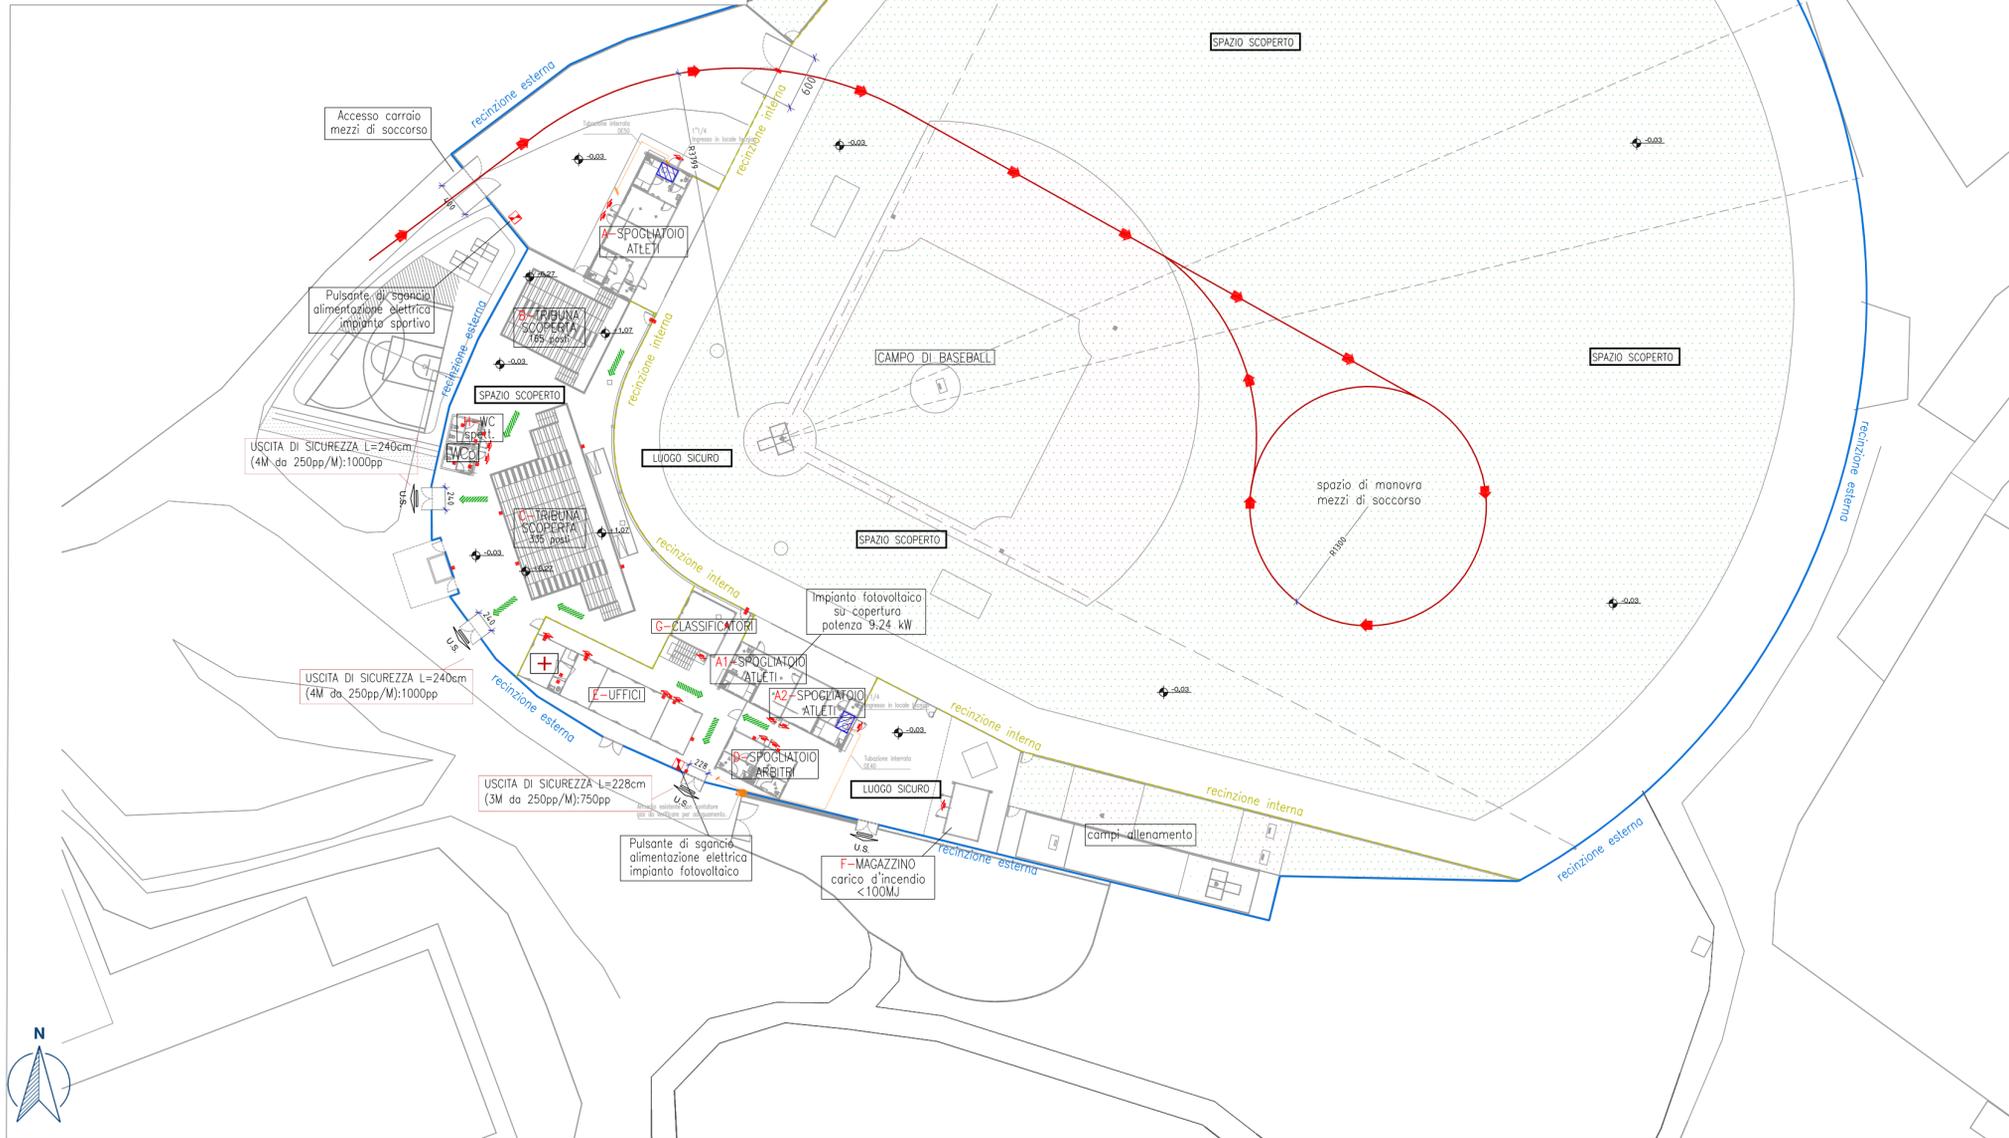

Planimetria generale\_ scala 1:500

LEGENDA SIMBOLI GRAFICI ADOTTATI

- U.S. Uscita di sicurezza fabbricati
- Direzione percorsi di emergenza utenti all'interno dell'impianto
- Contatore gas metano
- Tubo in polietilene interrata, conforme alla UNI EN 1555-2.
- Tubo di acciaio a vista, conforme alla UNI EN 10255 (con o senza saldatura longitudinale).
- Percorso autobotte VV.F.
- Pulsante di sgancio alimentazione elettrica
- Ambito locali tecnici alimentati a gas
- Recinzione esterna (confine ambito di richiesta parere)
- Recinzione interna
- Punto di primo soccorso
- WC per gli spettatori-pubblico

NOTE :

- Le quote riportate nel elaborato sono espresse in metri
- Prevedere con la Direzione Lavori e il Responsabile della Sicurezza l'apposizione della segnaletica di sicurezza in maniera conforme al DPR 08/06/82 N.524.

ELENCO AMBITI

- A-SPOGLIATOIO ATLETI
- B-TRIBUNA SCOPERTA 165 posti
- C-TRIBUNA SCOPERTA 335 posti
- D-SPOGLIATOIO ARBITRI
- E-UFFICI
- F-MAGAZZINO carico d'incendio <100MJ
- G-CLASSIFICATORI
- H-WC spett.

DIMENSIONAMENTO USCITE DI SICUREZZA AMBITI IN OGGETTO DI VALUTAZIONE											
ID AMBITI	DESTINAZIONE D'USO	Tipologia ambito	PIANO	SUPERFICI E [m2]	DENSITA' DI AFFOLLAMENTO	N. PERSONE		COEFF DEFUSSO [pp/modulo]	N. moduli calcolo	N. moduli previsti	DEFUSSO
A 1	Spogliatoi baseball	al chiuso	Terreno	45	1 utente ogni 1,6 m <sup>2</sup> di spogliatoio	28	28	50	1	2	100
A 2	Spogliatoi baseball	al chiuso	Terreno	45	1 utente ogni 1,6 m <sup>2</sup> di spogliatoio	28	28		1	2	100
B	Tribuna scoperta	aperto	Terreno	-	-	165	165	250	1	4	1000
C	Tribuna scoperta	aperto	Terreno	-	-	335	335		2	4	1000
D	Spogliatoio arbitri	chiuso	Terreno	-	-	4	4	50	1	2	100
E	Uffici	chiuso	Terreno	83,1	-	12	12		1	3	150
	Infermeria	chiuso	Terreno	17,7	-	4	4	1	1	50	



Comune di Settimo Torinese  
Regione Piemonte Città metropolitana di Torino

INTERVENTI DI ADEGUAMENTO E RIFUNZIONALIZZAZIONE DELL' IMPIANTO SPORTIVO DEL BASEBALL DI VIA TORINO DESTINATO AI CAMPIONATI EUROPEI DI BASEBALL E SOFTBALL 2021

PROGETTO ESECUTIVO

Tav. n. **ANT 01** Oggetto **Planimetria generale percorsi mezzi antincendio e di soccorso** Scala 1:500



Per lo sviluppo locale SAT s.c. a r.l. - p.zza della Libertà, 4 - 10036 Settimo T.se - Tel. 039-011 8028711

Rev. Agg.	Data	Descrizione	Redazione	Direttore Tecnico SAT s.c. a r.l.: arch. Milena QUERCIA
00	Ottobre 2020	Prima emissione		Coordinamento progettuale SAT s.c. a r.l.: arch. Milena QUERCIA
				Progettisti: <b>Architetto Paolo Pettene &amp; Partners</b> ARCHITETTO PAOLO PETTENE & PARTNERS S.T.P. srl Via Gortara, 5 - 10128 TORINO - ITALY   Tel. +39 011 9430655 www.studioquercia.com   info@paolopettene.com



COD: 855-20 FN: RC: mq RP: mt

NON E' PERMESSO CONSERVARE A TERZI O RIPRODURRE QUESTO DOCUMENTO NE UTILIZZARNE IL CONTENUTO O RENDERLO COMUNICARE A TERZI SENZA LAUTORIZZAZIONE ESPLICITA DI SAT. S.C. A R.L. OGNI INFRAZIONE COMPORTE IL RISARCIMENTO DEI DANNI SUBITI E FATTA RISERVA DI TUTTI I DIRITTI DERIVANTI DA BREVETTI.