




LEGENDA IMPIANTI ELETTRICI E SPECIALI	
	Quadro elettrico
	Pulsante di sgancio di emergenza
	Pozzetto in muratura dim. 40x40cm, completo di chiusura scorrevole in ghisa. Linee BT
	Cavidotti in PE HD a doppia parete, conugato esternamente, interno liscio. Linee BT, #63
	Armadio Rack
	Pozzetto in muratura dim. 40x40cm, completo di chiusura scorrevole in ghisa. Linea trasmissione dati
	Cavidotti in PE HD a doppia parete, conugato esternamente, interno liscio. Linea trasmissione dati, #463
	Pozzetto in muratura dim. 40x40cm, completo di puntazze dispendente h=150cm interrato, in acciaio ramato.
	Corda di rame nudo posata ad intimo contatto con il terreno. 35mmq
	Piastrina equipotenziale con coperchia in cassette murata per collegamento delle masse e delle masse esterne all'impianto di terra.
	Gruppo prese composto da n.1 presa bipasso 10/16A-230V (P11/P17), ed una presa tipo shuko/bipasso 10/16A-230V (P11/P17/P30) con terra laterale e centrale, in contenitore da esterno
	Presse tipo shuko/bipasso 10/16A-230V (P11/P17/P30) con terra laterale e centrale, in contenitore da esterno
	Presse tipo RJ45, in contenitore da esterno. UTP Cat.6
	Interruttore unipolare in contenitore da esterno
	Plafoniera Led a plafone. Tipo Disano Echo 927 LED 4000K 21W CLD CELL o similare
	Plafoniera Led da incasso/controsoffitto 596x596mm. Tipo Disano Panel 840 LED 4000K 33W CLD CELL bianco o similare
	Faretto Led da incasso/controsoffitto #245mm. Tipo Disano Compact 884 LED 4000K 29W CLD CELL bianco o similare
	Apparecchio di illuminazione di emergenza con batteria, autonomia 1h, IP65 - Tipo Lineary Cristal Evo Spy System SE (CEINTEGRO) o similare
	Plafoniera Led da parete. Tipo Disano Vega 1264 LED 4000K 35W CLD CELL IP65 o similare
	Proiettore Led. Tipo Disano Rodio HP 1898 LED 4000K 318W CLD CELL P66 grafite o similare
	Proiettore Led. Tipo Disano Rodio 1898 LED 4000K 196W CLD CELL IP66 grafite o similare
	Postazione citofonica per comunicazione panchine - classificatori
	Pulsante a tirante per chiamata di soccorso w.c.
	Allarme ottico-acustico impianto chiamata WC

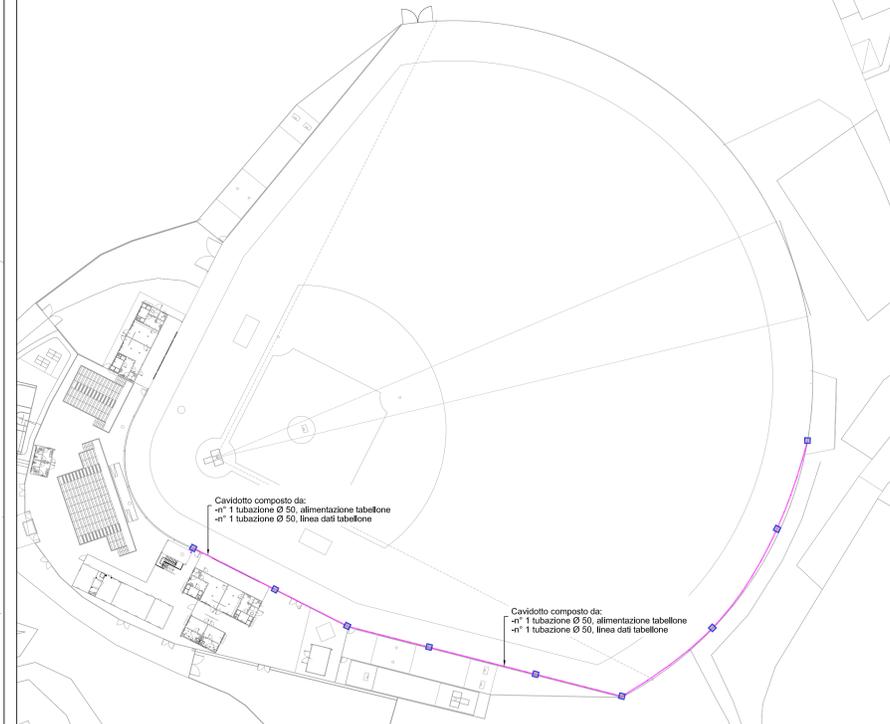


Pianta piano terra - Scala 1:500

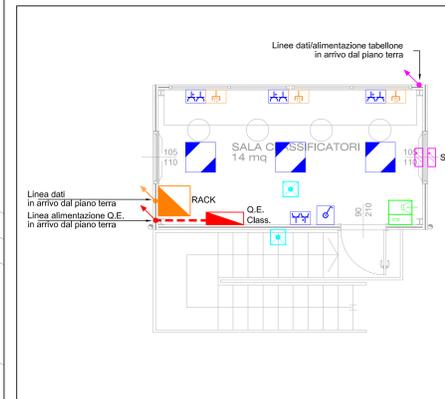

Pianta piano primo sala classificatori - Scala 1:50

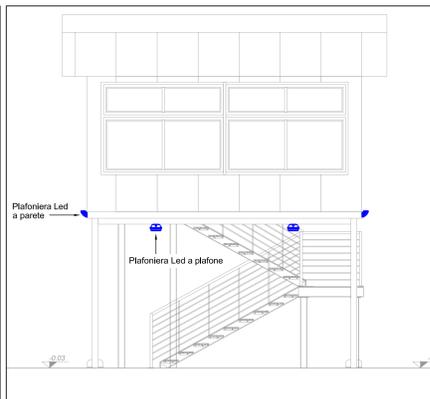

Prospetto nord sala classificatori - Scala 1:50

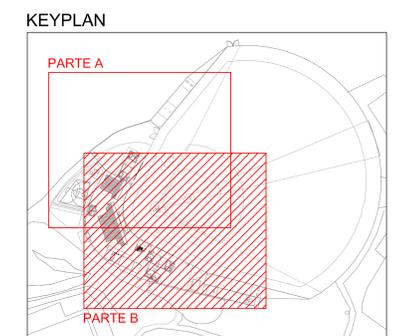

Comune di Settimo Torinese
Regione Piemonte Città metropolitana di Torino

INTERVENTI DI ADEGUAMENTO E RIFUNZIONALIZZAZIONE DELL'IMPIANTO SPORTIVO DEL BASEBALL DI VIA TORINO DESTINATO AI CAMPIONATI EUROPEI DI BASEBALL E SOFTBALL 2021

PROGETTO ESECUTIVO


Tav. n. **IE 02** Oggetto: Planimetria generale B Impianti elettrici e speciali Scala: 1:100

SAT
Per lo sviluppo locale SAT s.c.a.r.l. - p.zza della Libertà, 4 - 10036 Settimo T.se - Tel. 039-011 8028711


Rev.	Agg.	Data	Descrizione	Redazione	Direttore Tecnico SAT s.c.a.r.l. arch. Milena QUERCIA
00		Ottobre 2020	Prima emissione		Coordinamento progettuale SAT s.c.a.r.l. arch. Milena QUERCIA

Architetto **Paolo Pettene & Partners**
ARCHITETTO PAOLO PETTENE & PARTNERS S.P.A. srl
Via Guala, 10 - 10036 Settimo Torinese (TO) - Tel. 011 8028711
www.pettene.com

COD: 855-20 FN: RC: mq RP: mt

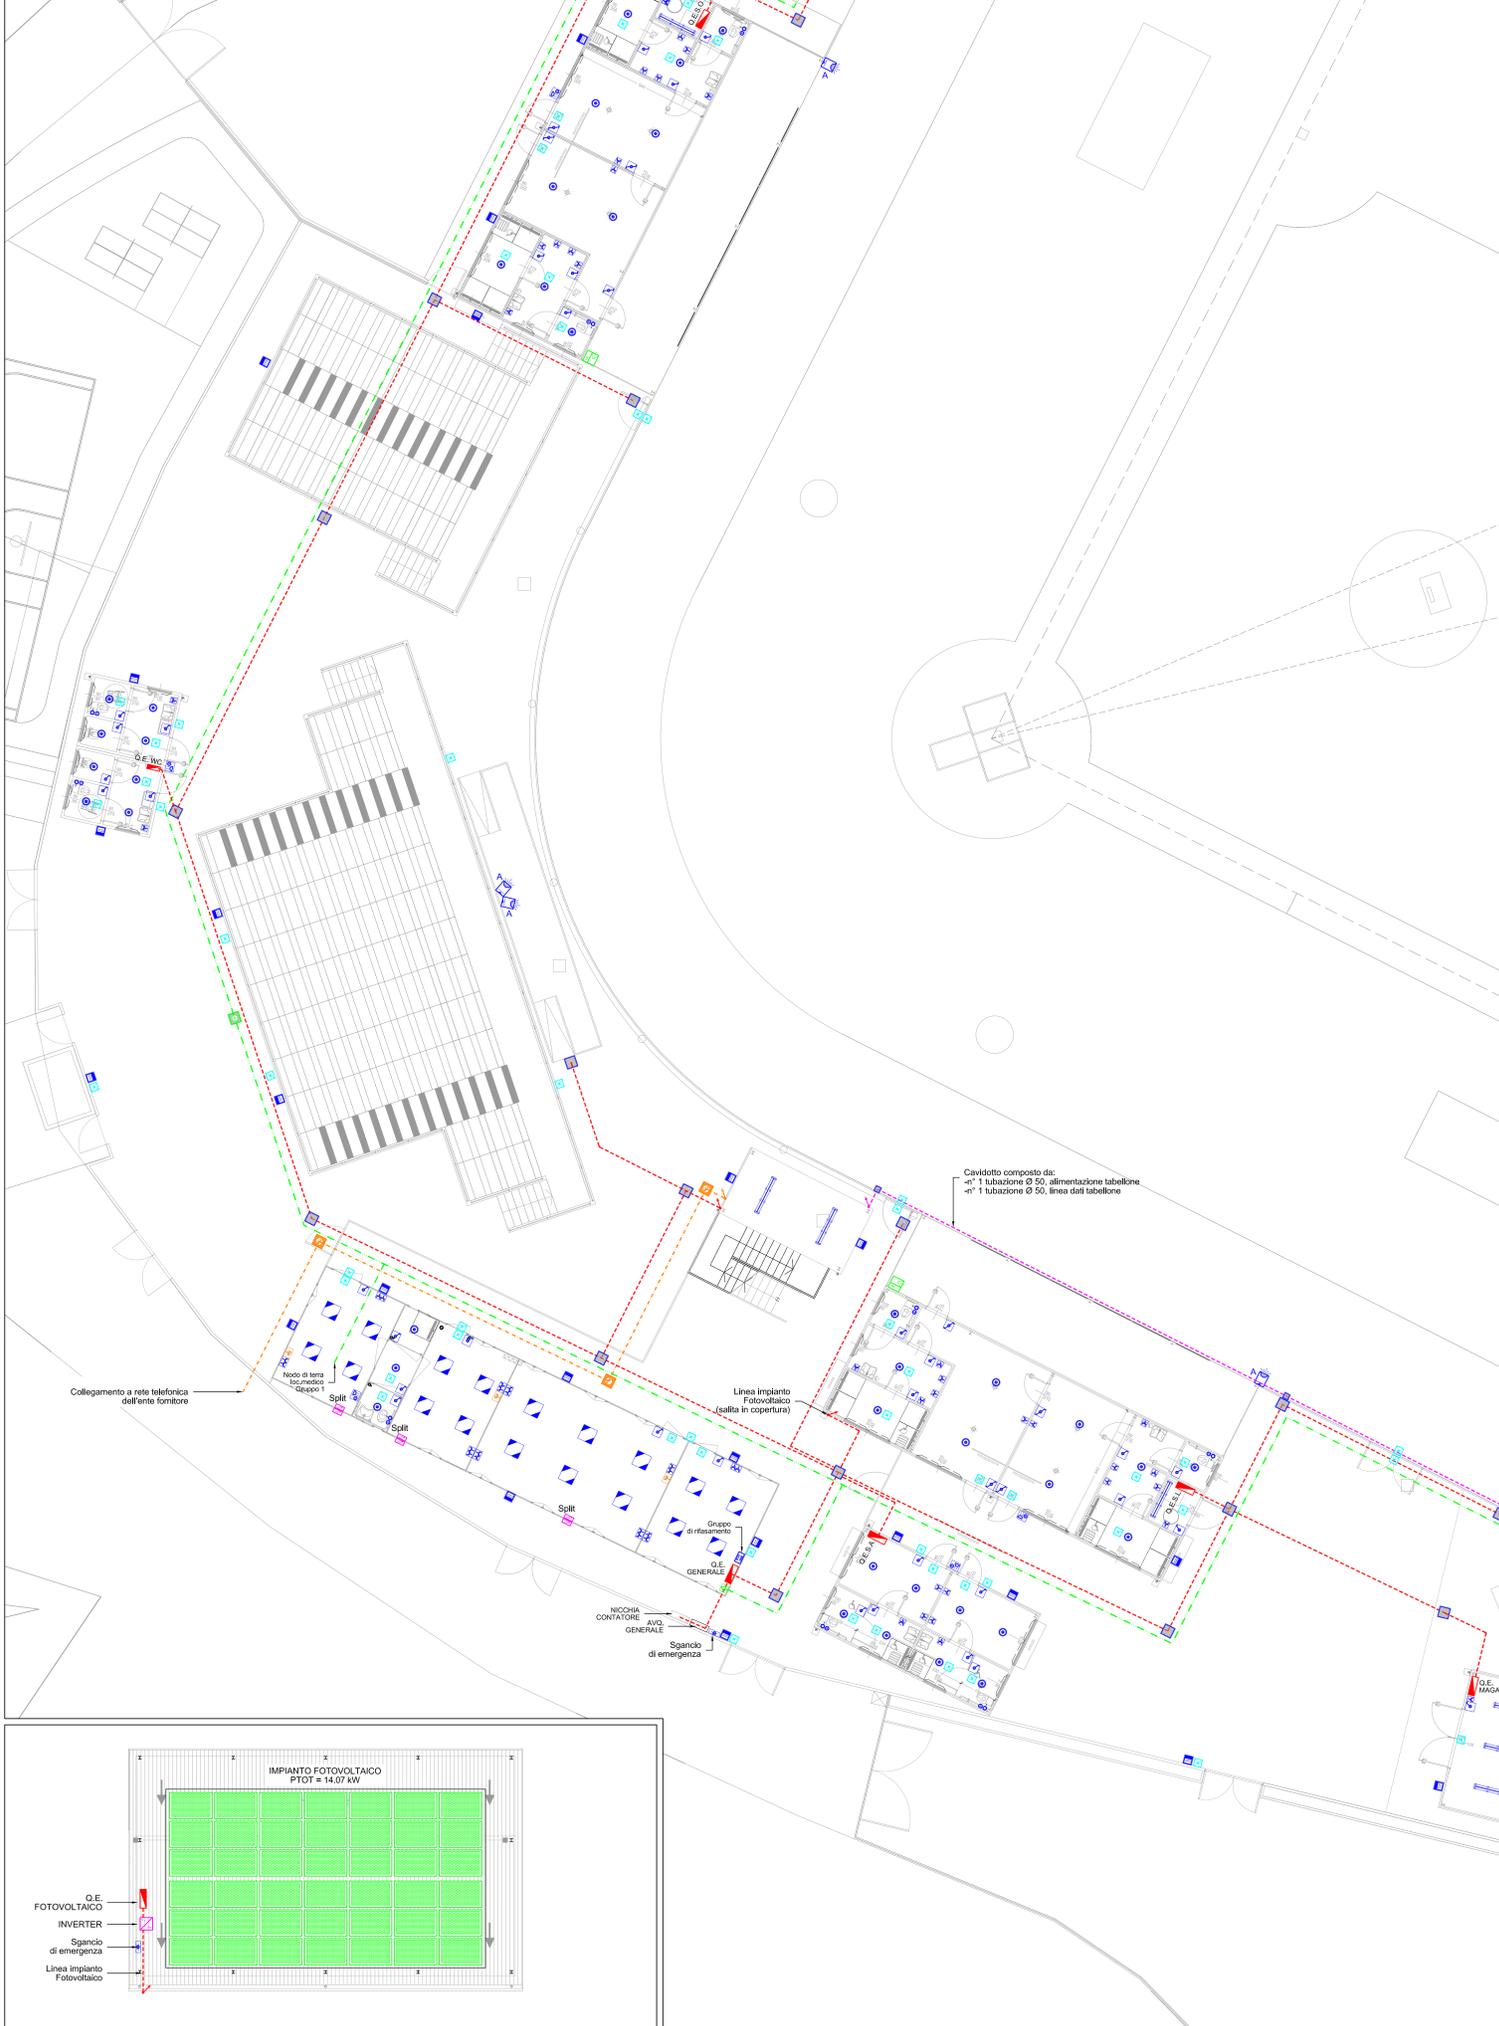

Pianta piano terra - Parte B - Scala 1:100

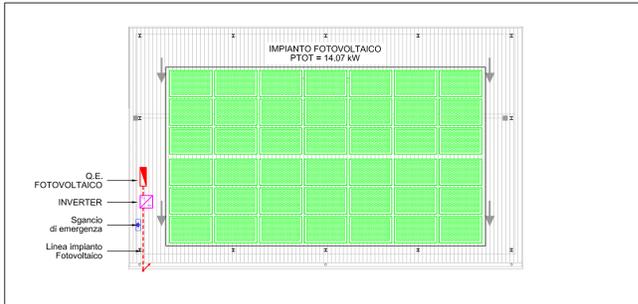

Pianta piano copertura spogliatoio - Scala 1:100