


PLANIMETRIA GENERALE E ALLACCI

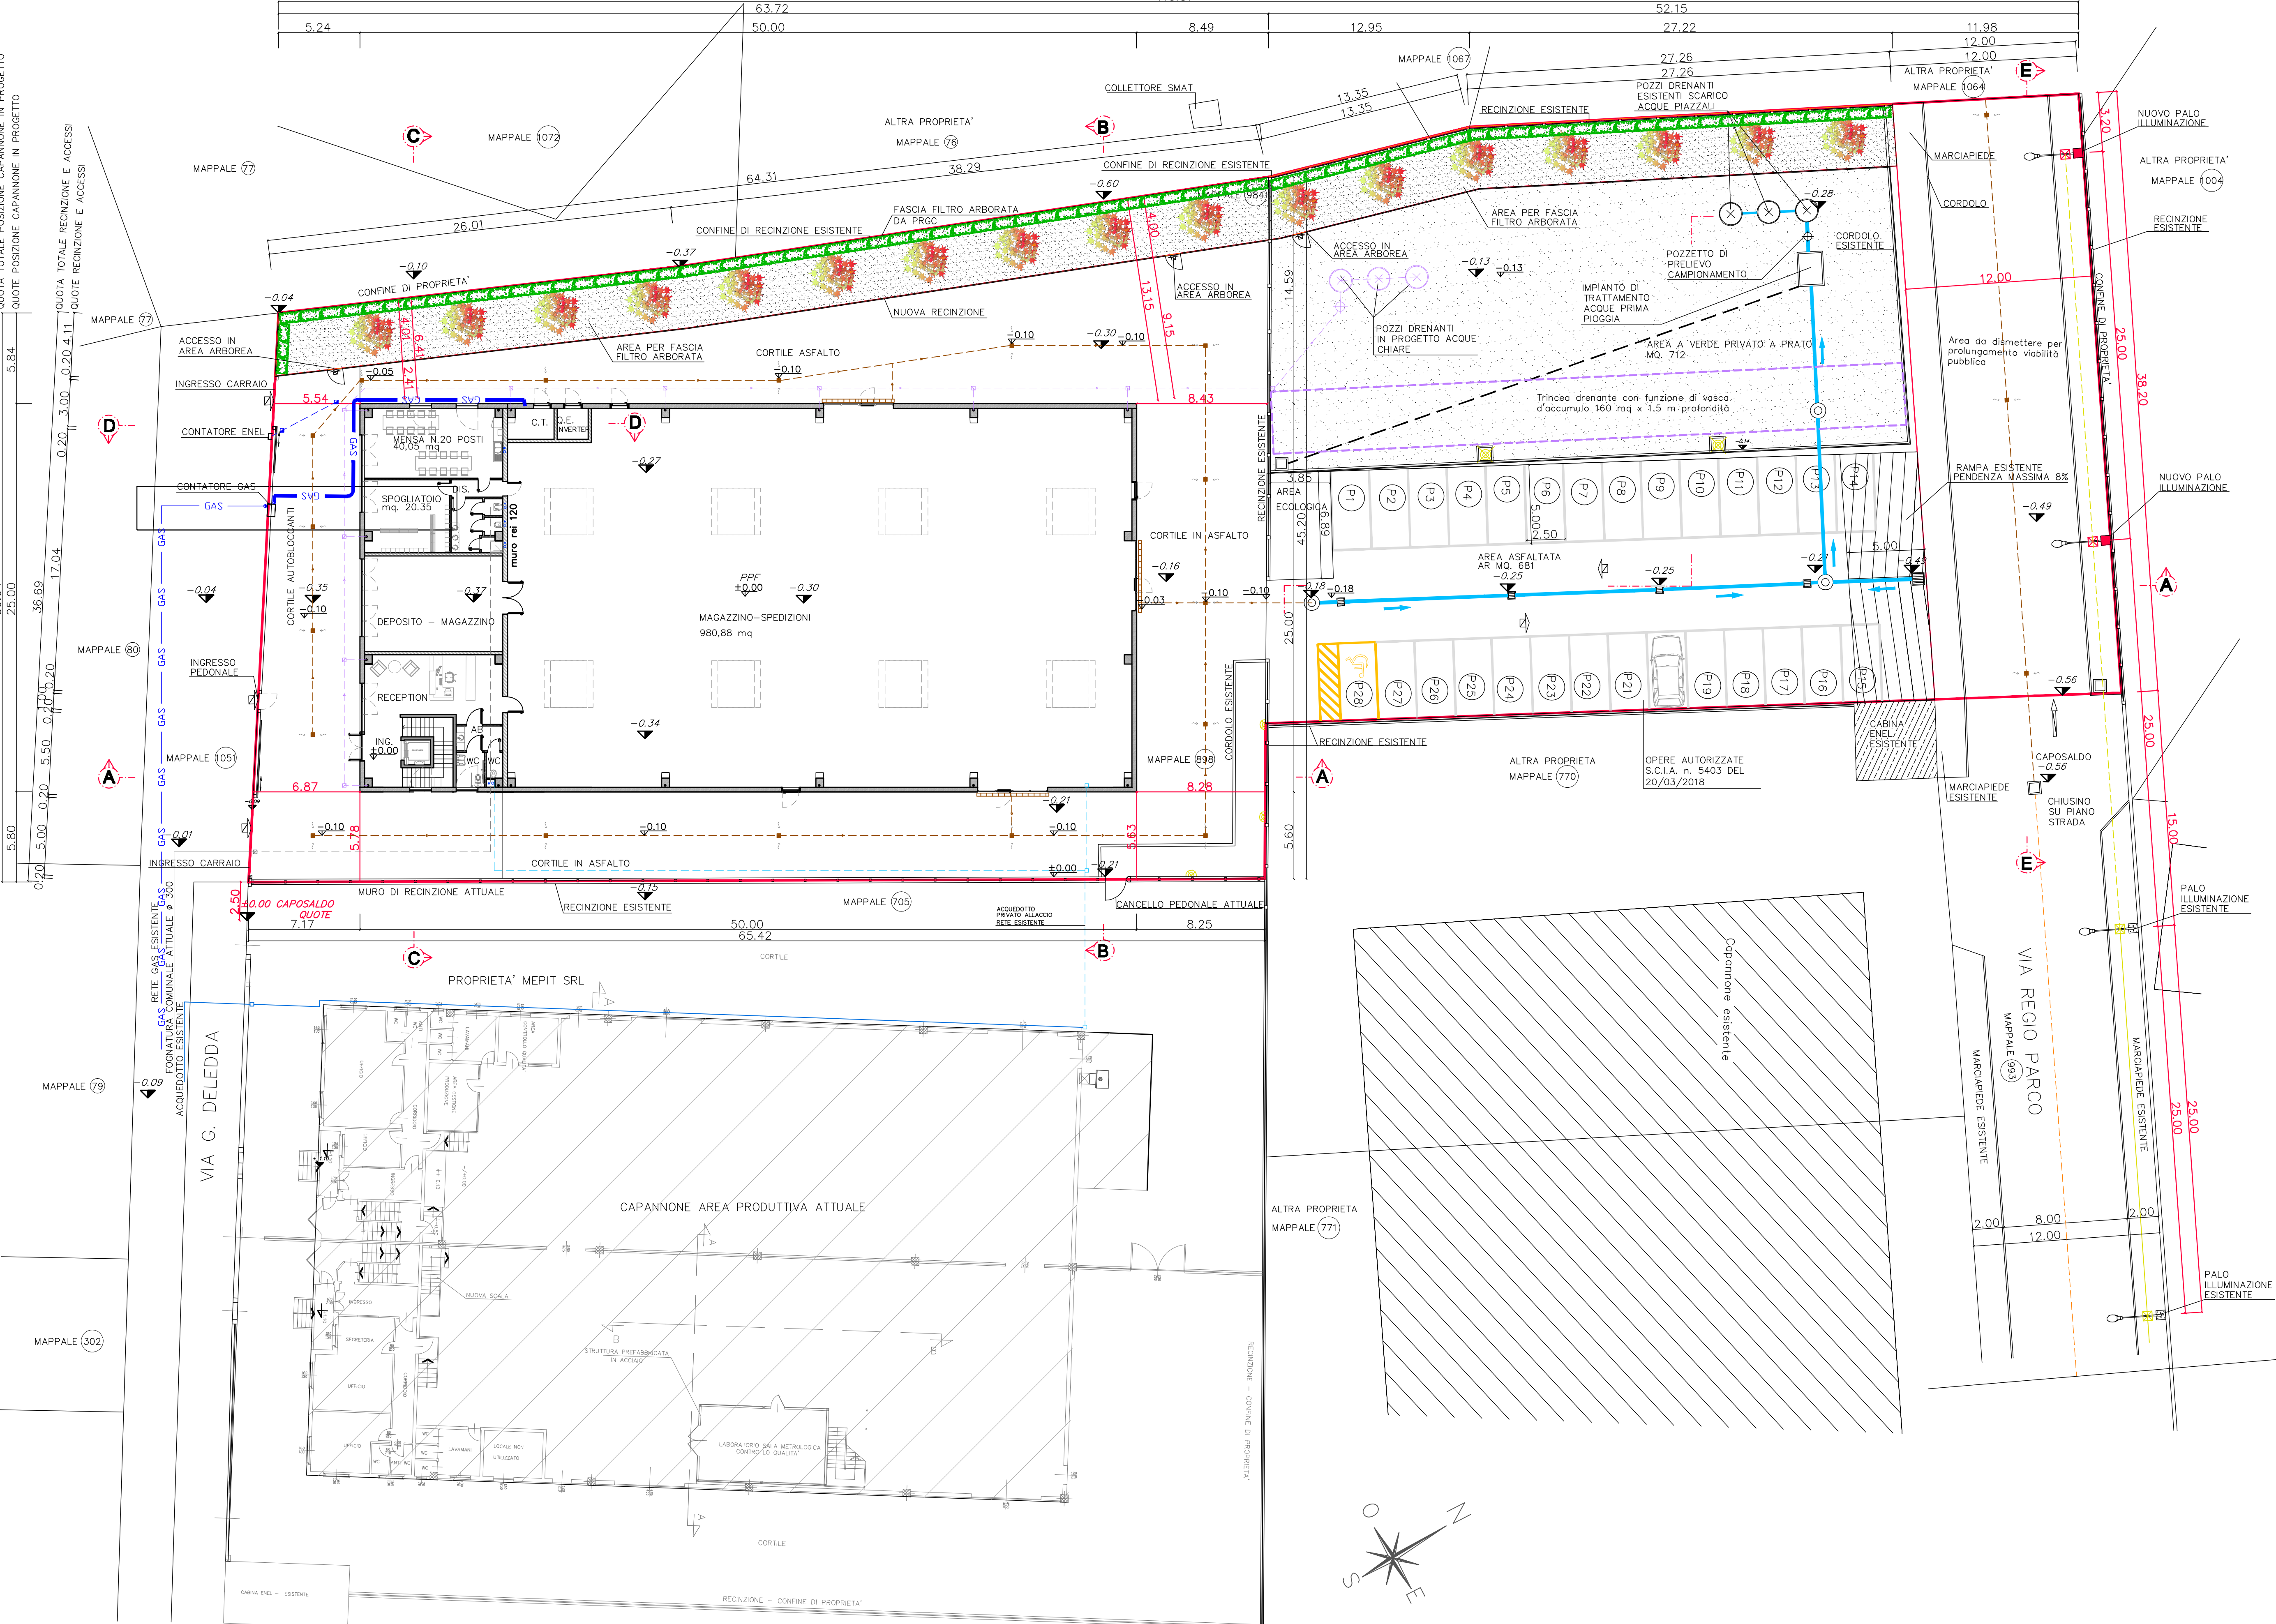

LEGENDA ALLACCI E SCARICHI ESISTENTI

- ALIMENTAZIONE IMPIANTI DA POZZO
- RETE ACQUE PIAZZALE
- RETE ACQUE NERE FOGNATURA COMUNALE
- ALLACCIO ACQUEDOTTO ESISTENTE
- LINEA GAS COMUNALE
- RETE ACQUE STRADA
- ALLACCIO LINEA ELETTRICA ESISTENTE
- PALO ILLUMINAZIONE H 5.00 m
- POZZETTO LINEA ELETTRICA ESISTENTE
- CHIUSINO CARRABILE PER POZZETTO DI ISPEZIONE
- POZZETTO ACQUE PIAZZALE ATTUALE
- POZZETTO DI PRELIEVO CAMPIONAMENTO
- POZZO DRENANTE
- POZZETTO DI ISPEZIONE


LEGENDA NUOVI ALLACCI

- POZZETTO ACQUE CHIARE
- POZZETTO ACQUE PIAZZALE
- POZZETTO IMPIANTO ELETTRICO
- POZZETTO FOGNATURA
- POZZETTO DI PRELIEVO CAMPIONAMENTO
- POZZO DRENANTE
- CADITOIA LINEARE DN 400
- RETE ACQUE CHIARE
- ANTINCENDIO ANELLO IDRICO
- RETE ACQUE PIAZZALE
- ACQUA POTABILE
- PREDISPOSIZIONE ALLACCIO FOGNATURA
- RETE ELETTRICA
- RETE LINEA DATI FIBRA
- LINEA ELETTRICA
- LINEA GAS
- POZZETTO ISPEZIONE ALLACCIO GAS
- POZZETTO LINEA ELETTRICA
- NUOVO PALO ILLUMINAZIONE


LEGENDA QUOTE ALTIMETRICHE

- PPF +0.00 QUOTE PROGETTO
- 0.00 QUOTE RILIEVO STRUMENTALE PROFILO ATTUALE
- +0.00 CAPOSALDO QUOTE

PROFILO LONGITUDINALE ACQUE METEORICHE

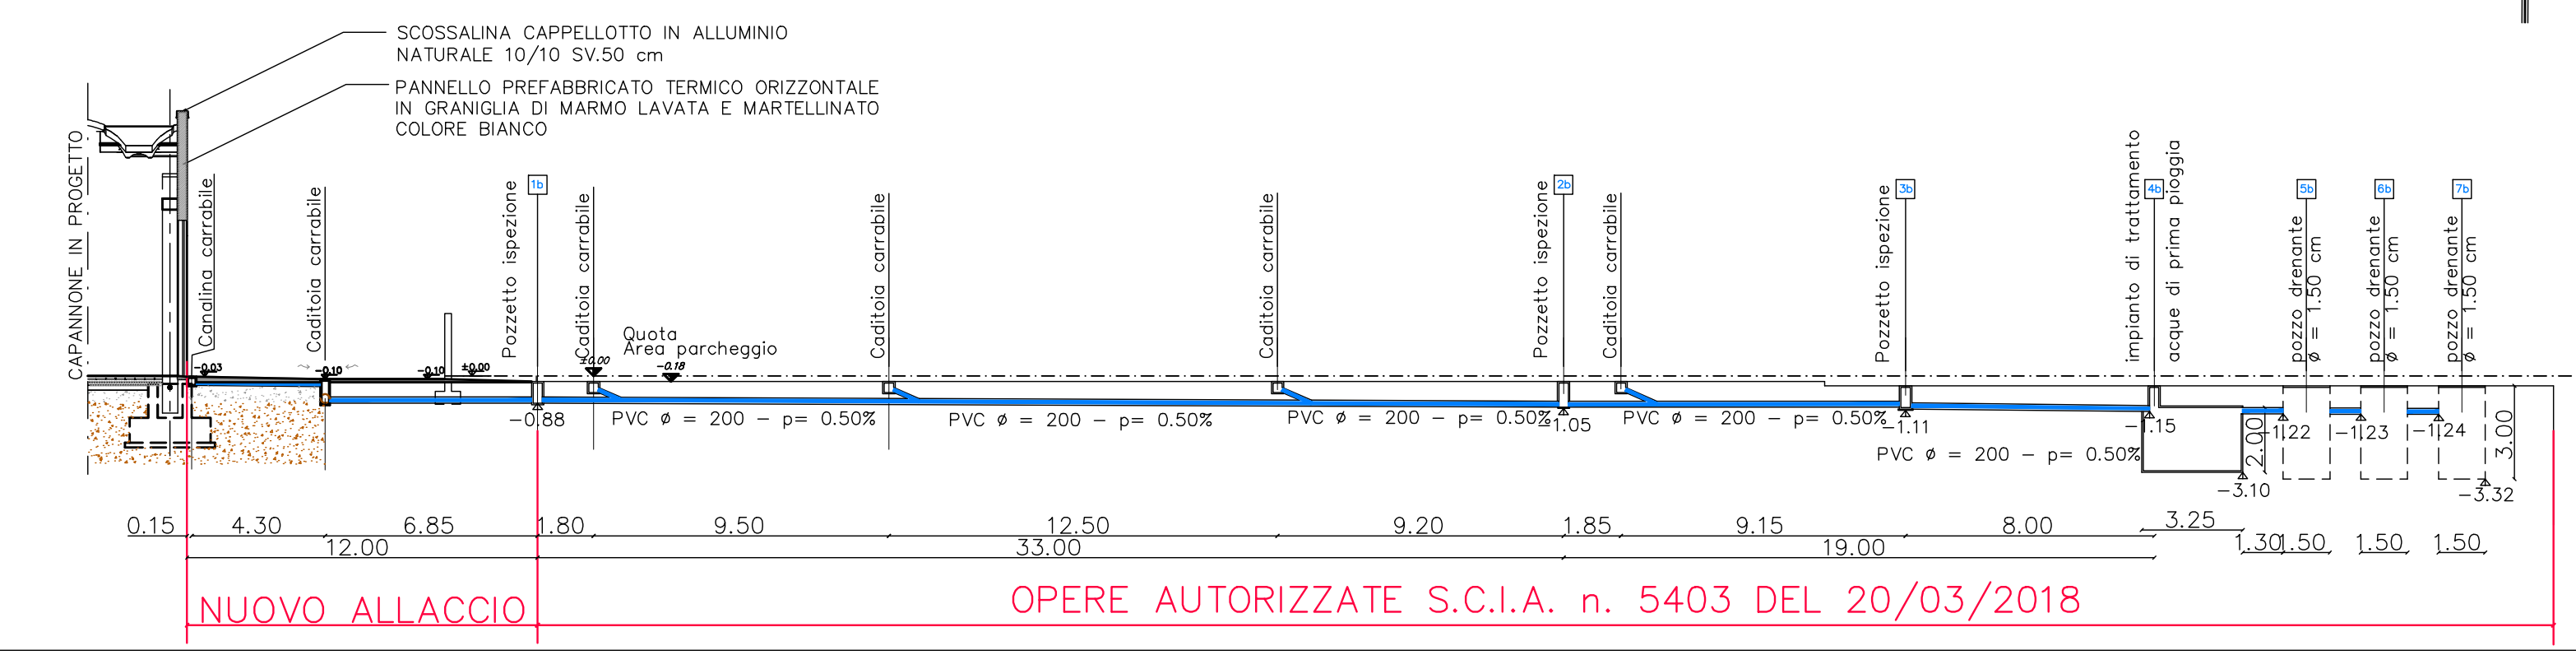

PROFILO LONGITUDINALE ACQUE METEORICHE
NUOVI POZZETTI DRENANTI IN PROGETTO

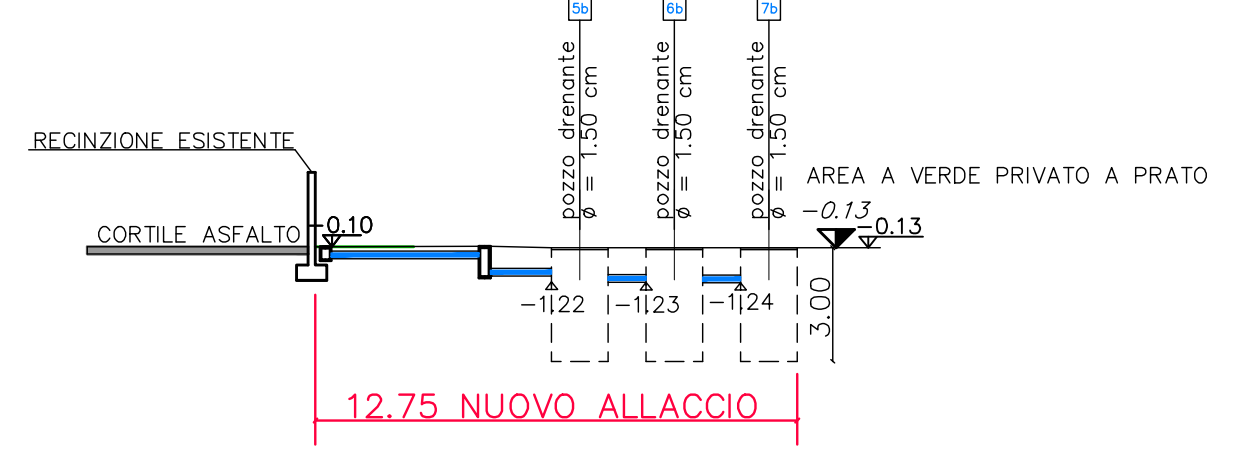

GEOMETRA Marco Cibin
ARCHITETTO Alessandra Topi

Via Bruna, 17 - 15033 Casale Monf.to (AL) - tel./fax: 0142 455763 - info@progetticcibin.it

proprietà: SOC. MEPIT SRL

numero progetto: 982

scala: 1:200

tabella numero: 4

data: 10 Maggio 2019

STATO DI PROGETTO

PLANIMETRIA ALLACCI

Riproduzione e divulgazione vietata senza specifica autorizzazione ai sensi delle vigenti norme.